


LEGENDA SIGLE	
B1	BOCCHETTA DI MANDATA Ø12x125 mm
D1	DIFFUSORE d'arancio rettangol 300x40 mm
GR1	GRIGLIA DI TRANSITO 300x160 mm
GR2	GRIGLIA DI TRANSITO 400x160 mm
V1	VALVOLE DI VENTILAZIONE Ø100 mm

LEGENDA SIMBOLI	
	CANALE DI MANDATA IN CONTROSOFFITTO
	CANALE DI MANDATA SOTTO PAVIMENTO
	CANALE DI RIPRESA ARIA WC
	BOCCHETTA DI MANDATA INSTALLATA DA 3-4 m A PARETE
	DIFFUSORE A LANCIO ELICOIDALE
	GRIGLIA RIPRESA WC
	GRIGLIA DI TRANSITO
STF	SERRANDA TAGLIAFUOCO
53	NUMERAZIONE LOCALE PER CALCOLO CARICHI DI SPERSIONI TERMICHE

NUOVI SERVIZI IGIENICI
BLOCCO A

SERVIZI IGIENICI ESISTENTI
DA NON MODIFICARE

NUOVI SERVIZI IGIENICI
BLOCCO B

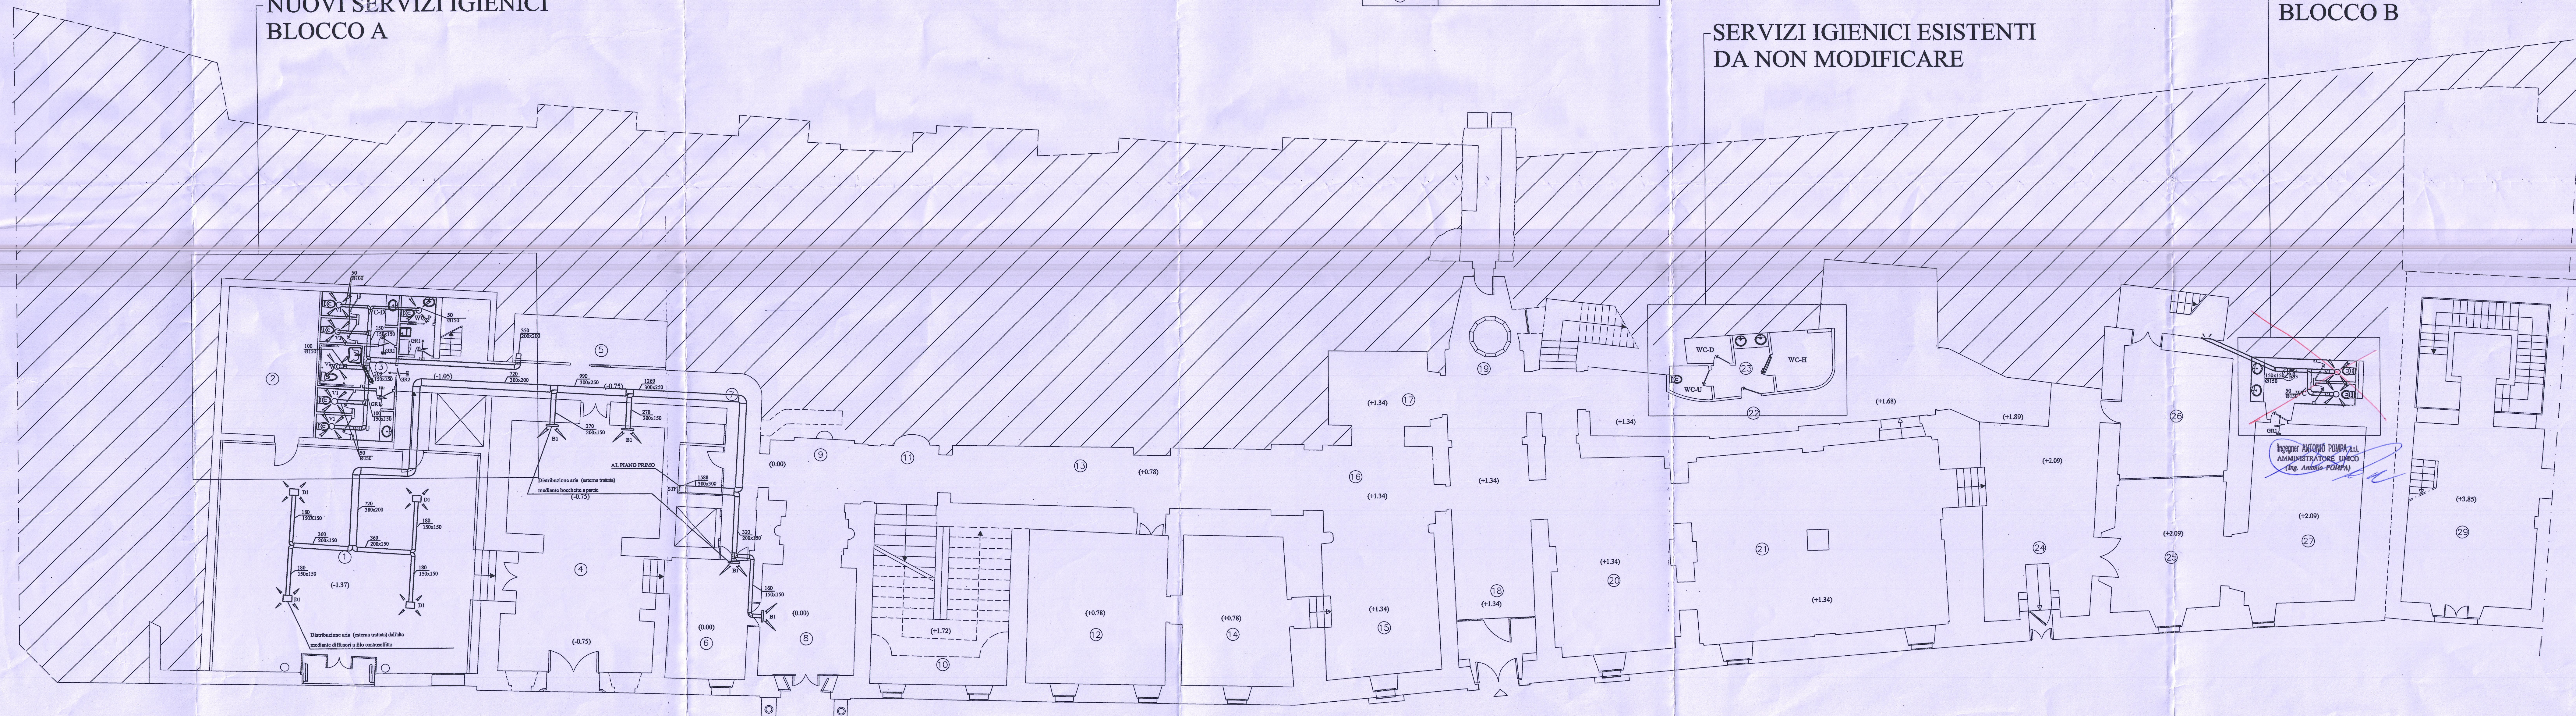

COMUNE DI ASSISI
PERUGIA

PROGETTO DI RESTAURO DI PALAZZO VALLEMANI
STRALCIO 2001

ELABORATO:
IMPIANTO DI CLIMATIZZAZIONE
DISTRIBUZIONE AERALLICA
Pianta piano terra

LIVELLO DI PROGETTAZIONE: ESECUTIVO
DATA:
OTTOBRE 2002
AGGIORN.:
SCALA:
1:100
RESP. ASSICURAZIONE QUALITA'
arch. A. A. Osnato
ELAB.: 30
Di: 43
FILE: RO88E003IT.dwg

IMPRESA COSTRUZIONI
Ing. ANTONIO POMPA s.r.l.
Rampino, Strada 10, n. 8
00132 - P.O. 1
Partita IVA 07043450639

12 OTT. 2005
Prof. n.
Cl.
Fase.
IL DIRETTORE DEI LAVORI
Arch. Gennaro Maccanò

PROGETTAZIONE: RA Consulting Srl - via Calabritto 20 - Napoli - 80121
Tel. (081)7644128/(081)7641702/(335)7589011 fax (081)7641703
e-mail: raconsulting@tin.it - Internet: http://www.raconsulting.it
P.IVA 05049070633

GRUPPO DI PROGETTAZIONE:
dott. arch. Gennaro Maccanò
dott. arch. Antonio Gravagnuolo
prof. ing. Federico M. Mazzolani
prof. ing. Mariano Cannavella
Studio Impianti Tecnologici
prof. ing. Valerio Mangoni di Santo Stefano
dott. arch. Gabriella Fratta

CONSULENZE SPECIALISTICHE:
prof. Arturo Fittipaldi

COLLABORAZIONI:
dott. arch. Massimiliano Rega
dott. arch. Monica Rispoli
geom. Luca Trotta
dott. arch. Monica Cannavella
dott. ing. Nunziante Guadagno
dott. ing. Vanessa D'Agostino

Capogruppo
Resp. di progetto e coord. sicurezza
Strutture
Impianti idrici e climatizzazione
Impianti elettrici e speciali
Architettura
Museologia
Grafica computerizzata
Computazione e stima
Impianti idrici e climatizzazione

Ing. ANTONIO POMPA s.r.l.
Amministratore Unico
(Ing. Antonio Pompa)
27 GIU. 2005