


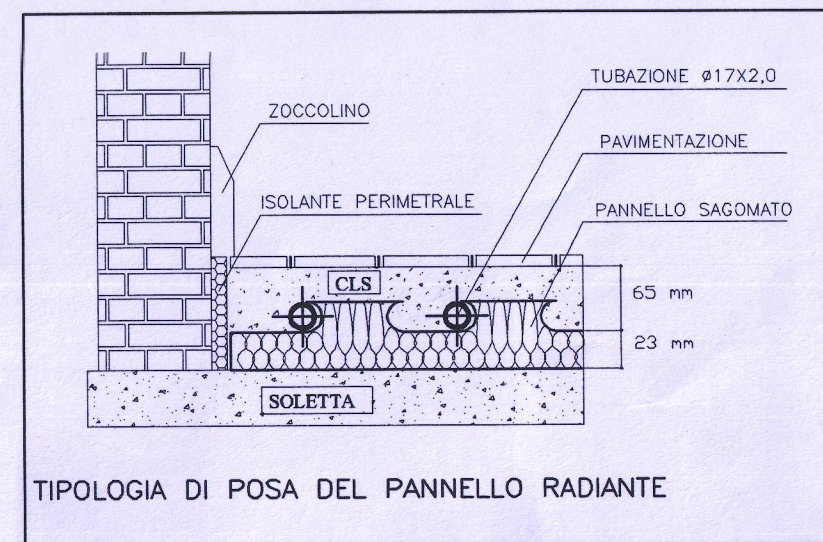

NEI NELLE ZONE VICINO AI COLLETTORI DOVE SI ACCUMULANO LE TUBAZIONI DI MANDATA E RITORNO PER EVITARE UNA ECCESSIVA EMISSIONE TERMICA E CONSEGUENTE DENSIFICAMENTO DELLA STRUTTURAZIONE DEL PAVIMENTO, E NECESSARIO COIBENTARE LE TUBAZIONI DI MANDATA

LEGENDA SIMBOLI	
	TUBAZIONE POLIETILENE Ø17,2 mm PER PANNELLO RADIANTE CON PASSO 10 mm
	COLLETTORE DOPPIO DI MANDATA E RITORNO



PIANTA PIANO PRIMO

COMUNE DI ASSISI
PERUGIA

PROGETTO DI RESTAURO DI PALAZZO VALLEMANI
STRALCIO 2001

ELABORATO:	IMPIANTO DI CLIMATIZZAZIONE PANNELLI RADIANTI Pianta piano primo	LIVELLO DI PROGETTAZIONE: ESECUTIVO	DATA: OTTOBRE 2002	AGGIORN.: 1	SCALA: 1:100
RESP. ASSICURAZIONE QUALITA'	arch. A. A. Osnato	ELAB.: 33	DE: 43	FILE: RO8BE006IT.dwg	

IMPRESA COSTRUZIONI
Ingegnere ANTONIO POMPA s.r.l.
Rampetto Bracciano, 4 - 00132 NAPOLI
Tel. 081 40 12 18 - 081 41 41 47
Fax 081 41 31 07
Partita IVA 07043450639

Ing. ANTONIO POMPA s.r.l.
AMMINISTRATORE UNICO
(Ing. ANTONIO POMPA)

12 OTT. 2005

PROGETTAZIONE: RA Consulting Srl - via Calabritto 20 - Napoli - 80121
Tel. (081)7644128/(081)7641702/(335)7589011 fax (081)7641703
e-mail raconsulting@tin.it - Internet http://www.raconsulting.it
P.IVA 05049070633

GRUPPO DI PROGETTAZIONE:
dott. arch. Gennaro Matarone
dott. arch. Antonio Gravagnuolo
prof. ing. Federico M. Mazzolani
prof. ing. Mariano Cannaviello
Studio Impianti Tecnologici
prof. ing. Valerio Mangoni di Santo Stefano
dott. arch. Gabriella Fratta

Capogruppo
Resp. di progetto e coord. sicurezza
Strutture
Impianti idrici e climatizzazione
Impianti elettrici e speciali
Architettura

CONSULENZE SPECIALISTICHE:
prof. Arturo Fittipaldi

Museologia

COLLABORAZIONI:
dott. arch. Massimiliano Rega
dott. arch. Monica Rispoli
geom. Luca Trotta
dott. arch. Monica Cannaviello
dott. ing. Nunziante Guadagno
dott. ing. Vanessa D'Agostino

Grafica computerizzata
Computazione e stima
Impianti idrici e climatizzazione